



**ELECTROTEST**  
Erkend controleorganisme  
Organisme de contrôle agréé

vzw / asbl

Maatschappelijke zetel/Siège social:  
Kerkstraat 33 - 1820 Melsbroek  
Tel: 02/751.98.39 - Fax: 02/751.52.09  
www.electro-test.be/info@electro-test.be

**Verslag van onderzoek / Rapport de contrôle:**

Distributienetbeheerder / Gestionnaire de réseau de distribution: *Eandis* N° Teller / N° Compteur: **1942979**  
Verslag N° / N° Rapport: *E33.2014-12-04.1* Id: *0* EAN Code: -  
Aard van onderzoek:AREI / Genre de contrôle :RGIE Art: *86* - Art: *270* - Net: *TT*

**Plaats van het onderzoek / Lieu du contrôle :**

Straatnaam + N° / Nom Rue +N°: *Albert I Laan 68C* Installateur: *Elektro Schoonaert bvba*  
Gemeente / Commune: *Nieuwpoort* B.t.w./T.v.a.: *0458 187 121*  
Postcode / Code Postal: *8620* Ik/ C.I. : -  
Eigenaar / Propriétaire: *NV Jan Turpin Construct* Adres / Adresse: *Houtmarkt 9 - 8500 Kortrijk*  
Inspecteur: *Vansuypeene Krist*  Datum van onderzoek / Date du controle: *4/12/2014*

Onderzoek / Contrôle: *Appartement 68C 00-02*

Spanning/ Tension: *3x400V+N* Meter / Bord verbinding/ Liaison compteur-tableau: *4 x 10mm<sup>2</sup> XVB* Max. beveiliging/Protection max.: *40A*

Aardelektrode/ Electrode de terre: *Pen / Piquets* 8.7 Ohm Isolatie/Isolement: *238 MOhm* Aantal verdeelborden/Nombre de tableaux: *1*

Differentieelschakelaars / Interrupteurs différentiels: Aantal eindstroombanen / Nombre de circuits terminaux: *11*

In(A)	Δ In (mA)	Type	Eindstromenbanen / Circuits terminaux	TestΔIn	1.ΔIn	AREI / RGIE
40A	300mA	A	1 tot 11	OK	-	270
40A	30mA	A	8 tot 11	OK	-	270

Visueel nazicht Algemeen: *OK* Directe aanraking: *OK* Indirecte aanraking: *OK* Aansluitingen: *OK* Potentiaalvereffeningen: *OK*  
Contrôle Générale: *OK* Contact direct: *OK* Contact indirect: *OK* Raccordements: *OK* Liaisons équipotentielles: *OK*

**Inbreuken/ Infractions:**

**Bijkomende Inbreuken/ Infractions supplémentaires:**

*GEEN NEANT*

**Opmerkingen / Remarques :**

*Nota: Badmeubel en keuken nog niet geplaatst.*

**Besluit / Conclusion:**

*De installatie is conform met het AREI en mag in dienst gesteld worden.- L'installation est conforme au RGIE et peut être mise en service.*

*De algemene differentieelschakelaar is verzegeld met een loodje met het teken van E.T. - L'interrupteur différentiel général est scellé par plomb portant l'insigne E.T. Het ééndraadschema en opstellingschema werden voor gezien getekend en stemmen overeen met de installatie. - Le schéma unifilaire et le schéma de position sont visés et sont conforme avec l'installation.*

*Het controlebezoek door E.T. voorzien door Art. 271 van het AREI moet plaats hebben uiterlijk op:- La visite de contrôle prévue par l'art 271 du RGIE doit avoir lieu au plus tard le:*

Controlebezoek op / Visite de contrôle prévue: **20/11/2039**

Voor de directeur, de inspecteur - Pour le directeur, l'

inspecteur:



ELECTRO-TEST  
Krist Vansuypeene  
Hoofdinspecteur  
vansuypeene@electro-test.be  
Gsm +32 475271267

VISUM (Datum / Date):


NOTA: a) de verplichting het P.V. van het onderzoek te bewaren in het dossier van de elektrische installatie. b) de verplichting in het dossier elke wijziging aangebracht aan de elektrische installatie te vermelden. c) de verplichting de F.O.D. die energie onder zijn bevoegdheid heeft onmiddellijk in te lichten over elk ongeluk aan personen overkomen en rechtstreeks of onrechtstreeks te wijten aan de aanwezigheid van elektriciteit. d) de verplichting, wanneer er overtredingen zijn vastgesteld tijdens het controleonderzoek, een nieuw controleonderzoek te doen verrichten door hetzelfde erkend controle organisme om na te gaan of na afloop van de termijn van één jaar de overtredingen verdwenen zijn. Indien tijdens dat tweede onderzoek wordt vastgesteld dat er nog overtredingen overblijven, moet het erkend organisme een kopie van het proces-verbaal van het controleonderzoek sturen naar de Algemene Directie Energie die belast is met het hoog toezicht op de huishoudelijke elektrische installaties.

NOTE: a) l'obligation de conserver le P.V. du contrôle dans le dossier de l'installation électrique. b) l'obligation de renseigner dans le dossier toute modification intervenue dans l'installation électrique. c) l'obligation d'aviser immédiatement le S.P.F. ayant comme une de ses compétences l'Energie, de tout accident survenu à des personnes, dû, directement ou indirectement, à la présence d'électricité. d) l'obligation lorsque des infractions ont été constatées lors du contrôle, de faire effectuer un nouveau contrôle par le même organisme agréé, un an après le premier contrôle, afin de vérifier la disparition des infractions. Si, lors de ce dernier contrôle, des infractions subsistent, l'organisme agréé est obligé d'envoyer une copie du procès-verbal du contrôle à la Direction Générale de l'Energie préposée à la haute surveillance des installations électriques domestiques.

RAPP.ELS/E11.T.V.01 - 20.12.12

DEXIA: 068-2117692-15 - BIC: KREDBEBB - KBC: 734-1126000-33 - IBAN: BE79734112600033 - RPR BRUSSEL - BE0434.433.603

Niko original white  
 Keuken aangepast  
 CV aangepast  
 Muren aangepast

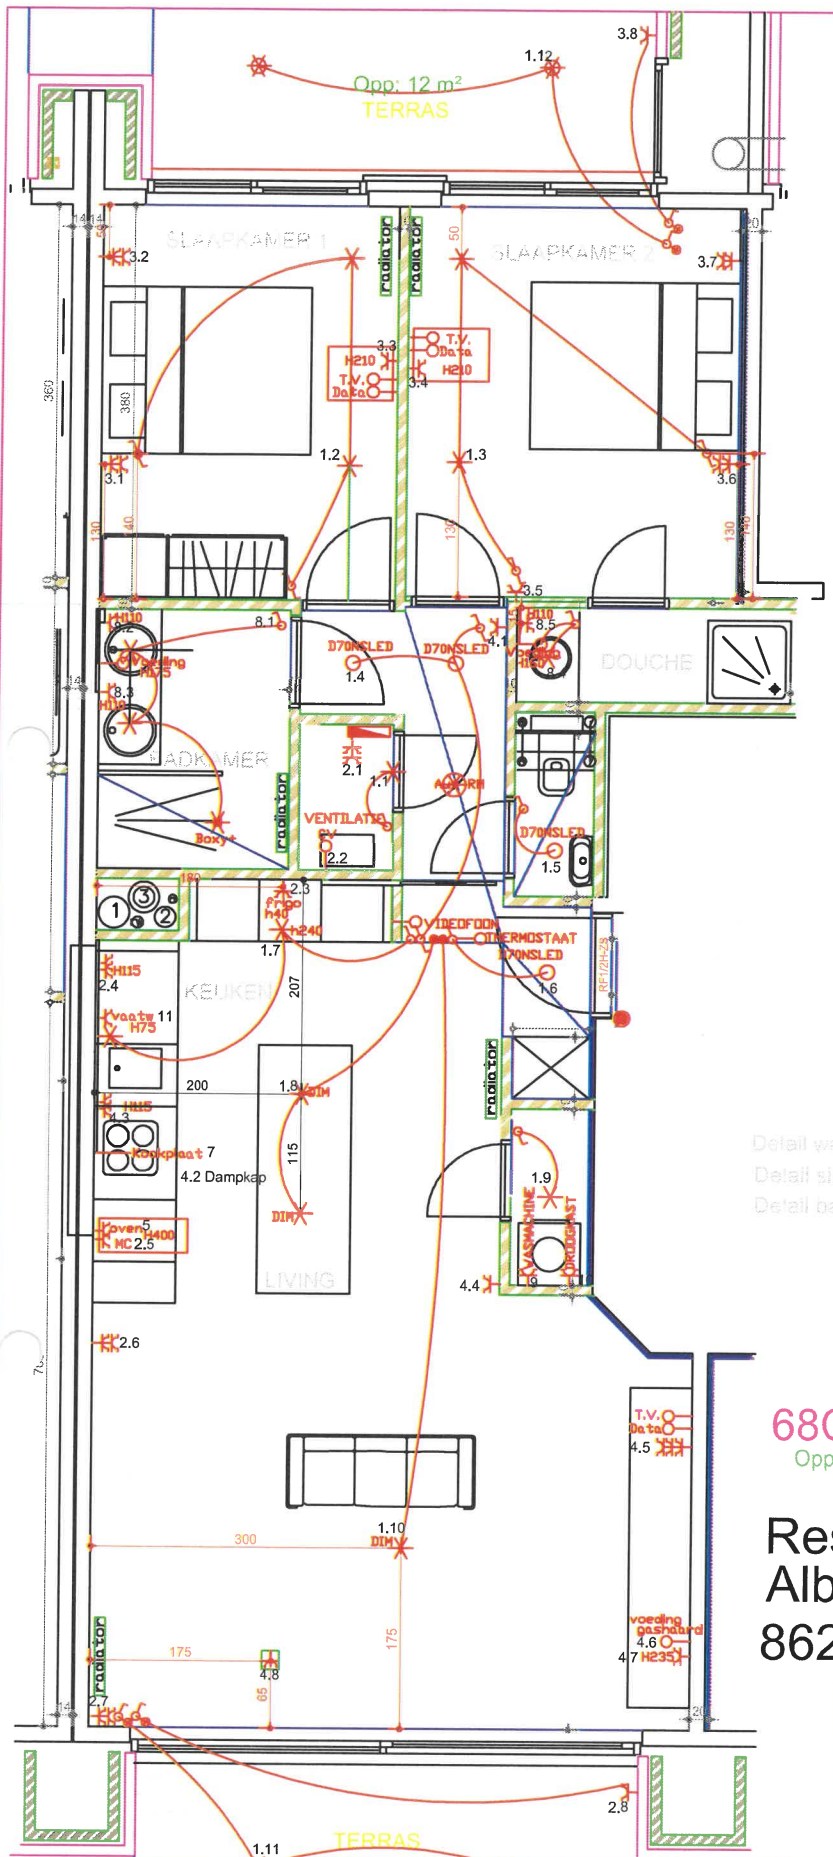

Detail wand haard  
 Detail slaapkamers  
 Detail badkamer

**68C/0002**  
 Opp: 89.93 m<sup>2</sup>

Residentie Jan Turpin Fase 2  
 Albert I Laan 68 C app 00-02  
 8620 Nieuwpoort

Schaal 1/50

Standaard 12-12-2012  
 Aangepast 10-07-2013  
 Aangepast 30-10-2013  
 Aangepast 18-11-2013  
 Akkoord 07-02-2014

Voeding vaatwas  
 Voeding kookplaat  
 voeding frigo  
 voeding microgolfoven  
 voeding dampkap  
 VOLGENS KEUKEN PLAN

Eigenaar


Erkend keuringsorganisme:

Datum:

4/12/2014

NV Jan Turpin Construct  
 Houtmarkt 9  
 8500 Kortrijk


ELEKTRO SCHOONAERT  
 REYGAERDIJKSTRAAT 18  
 8630 VEURNE  
 Tel 058 314069  
 Fax 058 315542  
 elektro@schoonaert.be

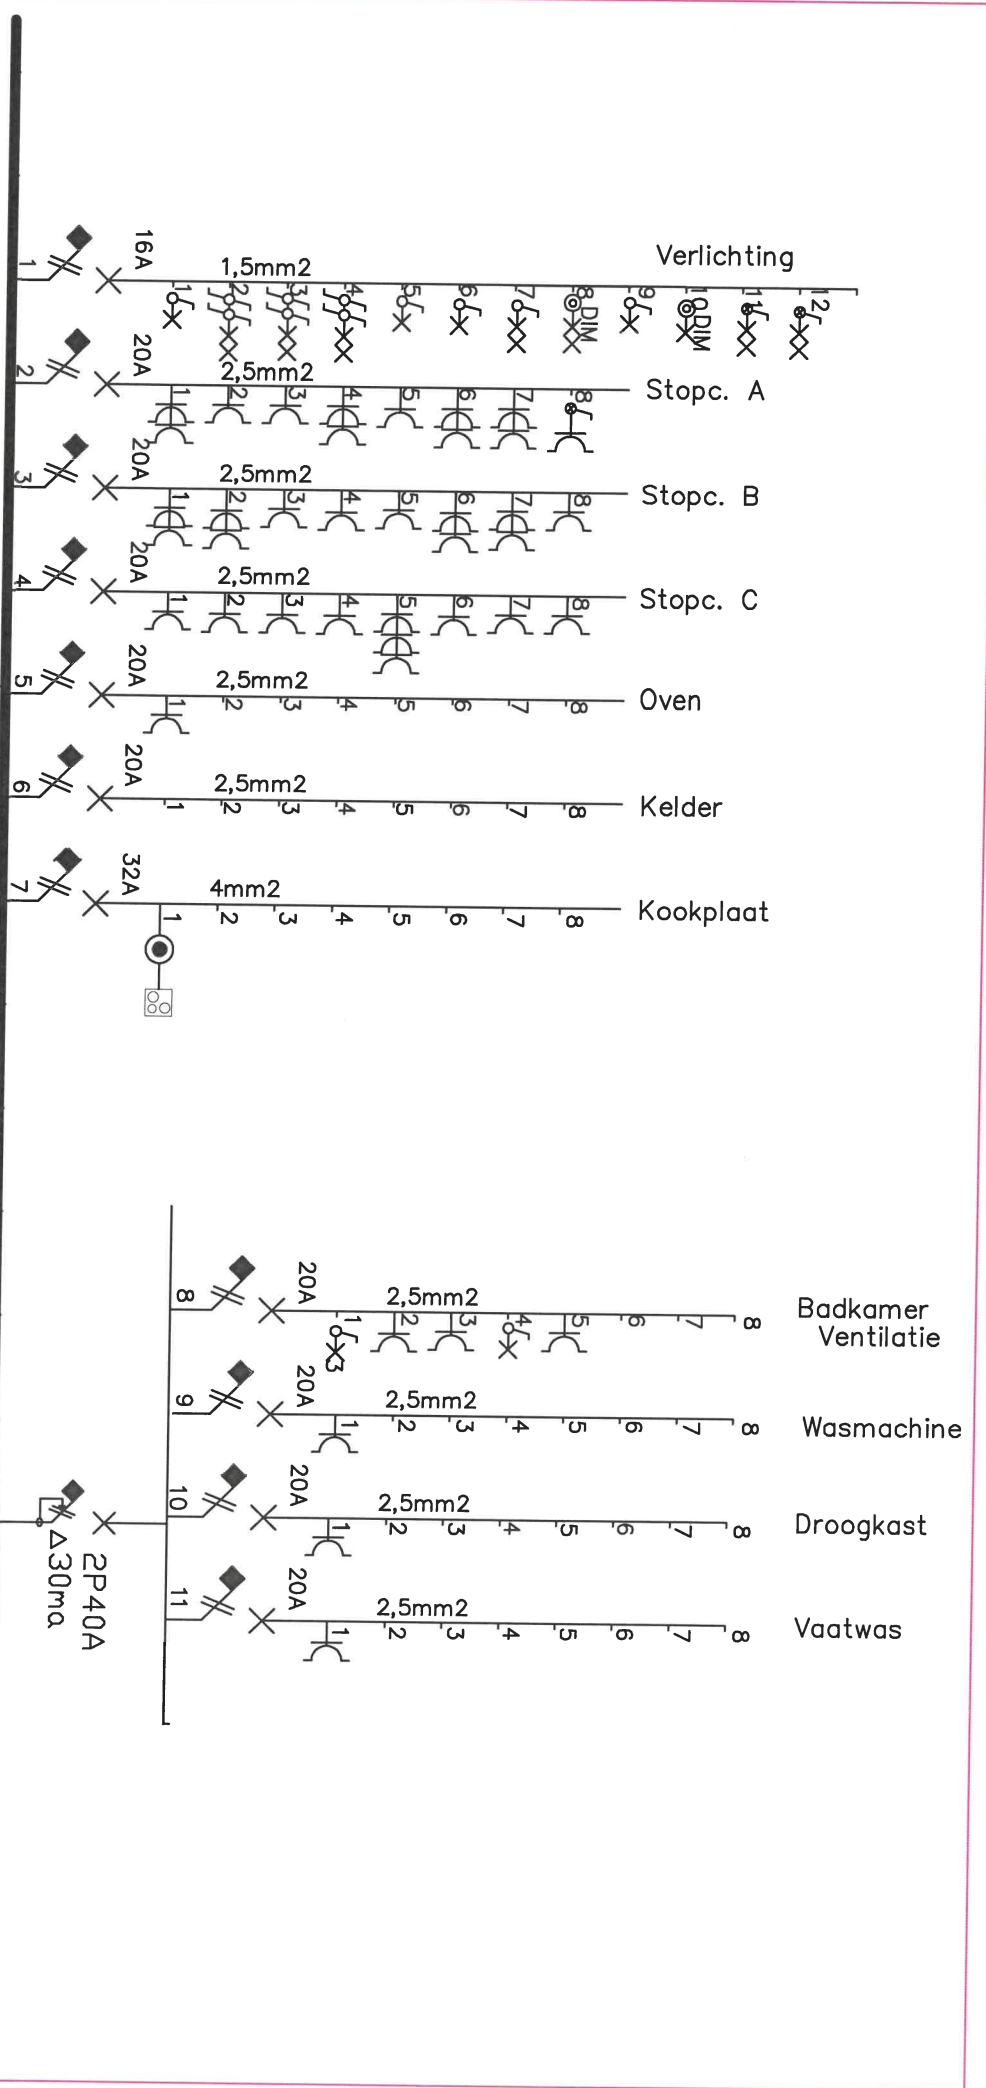

Eigenaar

NV Jan Turpin Construct  
 Houtmarkt 9  
 8500 Kortrijk

Erkend keuringsorganisme:

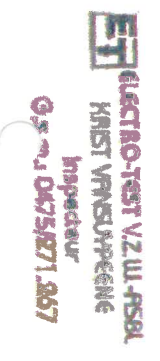

Datum: 4/12/2014

ELEKTRO SCHOONAERT  
 REYGAERDIJKSTRAAT 18  
 8630 VEURNE  
 Tel 058 314069  
 Fax 058 315542  
 elektro@schoonaert.tlb

Residentie

Jan Turpin Fase 2  
 Albert I Laan 68 C00-02  
 8620 Nieuwpoort

1N400V